
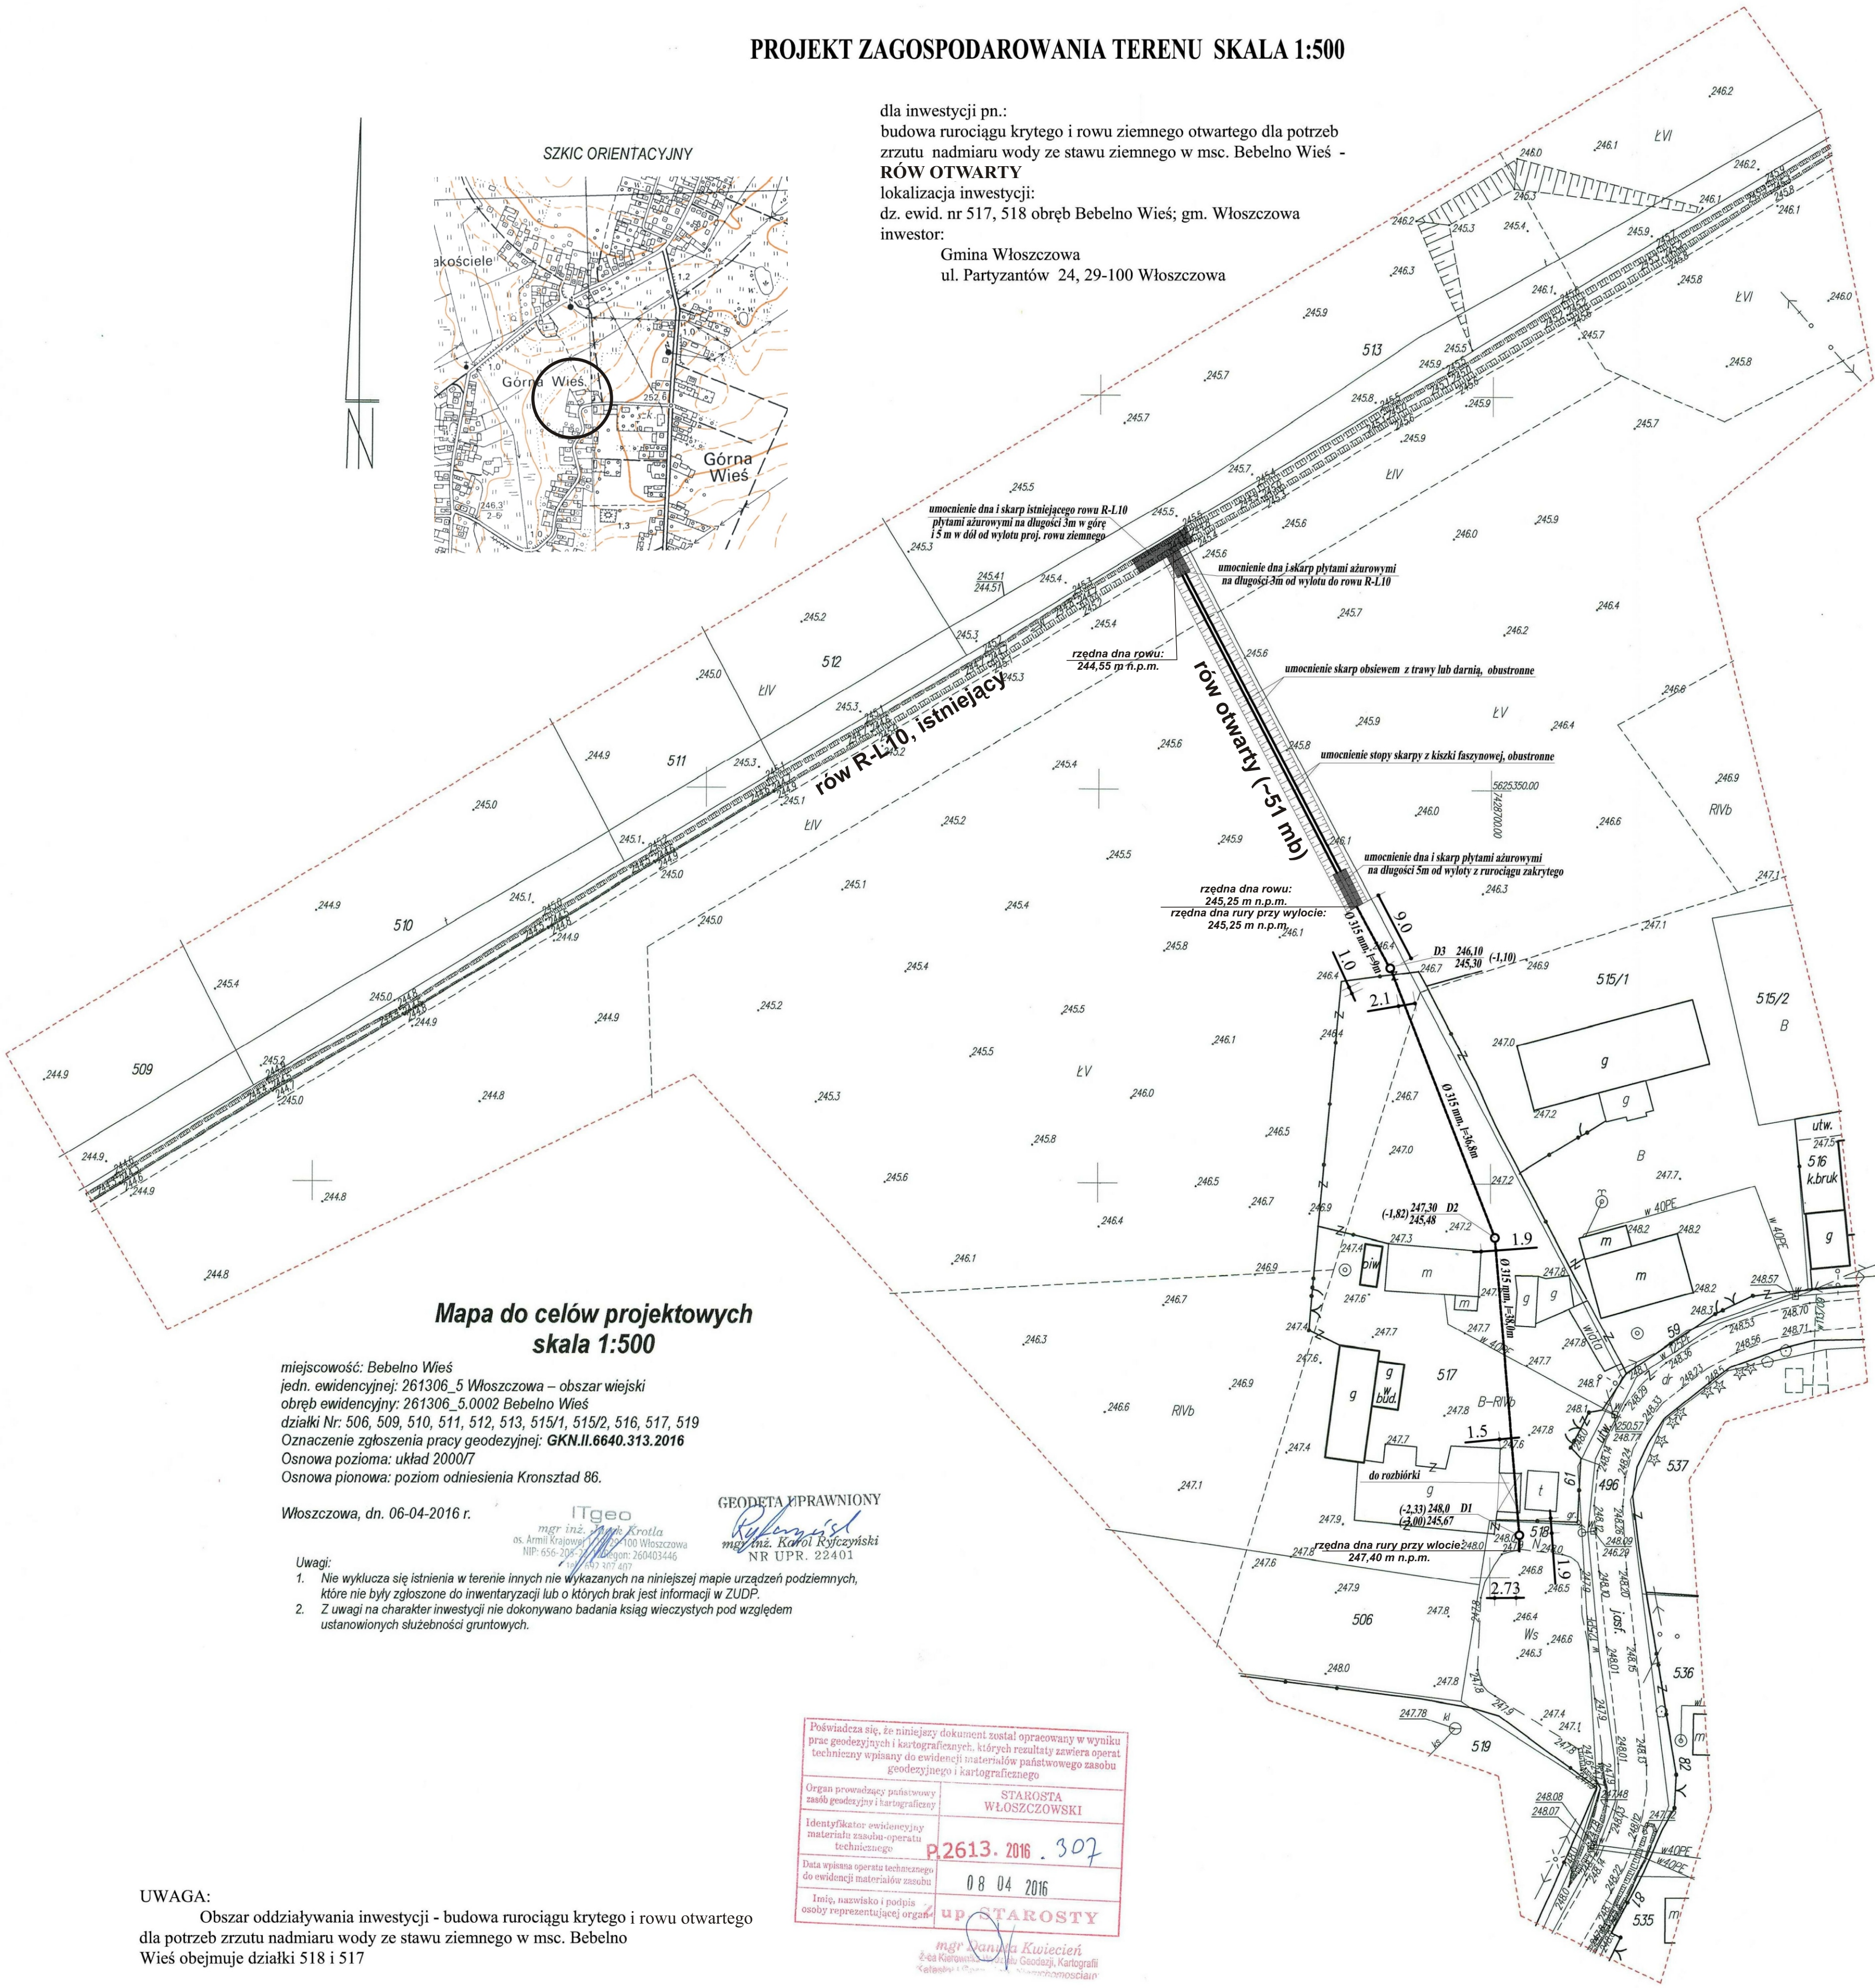


PROJEKT ZAGOSPODAROWANIA TERENU SKALA 1:500

dla inwestycji pn.:
budowa rurociągu krytego i rowu ziemnego otwartego dla potrzeb
zrzutu nadmiaru wody ze stawu ziemnego w msc. Bebelno Wieś -
RÓW OTWARTY
lokalizacja inwestycji:
dz. ewid. nr 517, 518 obręb Bebelno Wieś; gm. Włoszczowa
inwestor:
Gmina Włoszczowa
ul. Partyzantów 24, 29-100 Włoszczowa

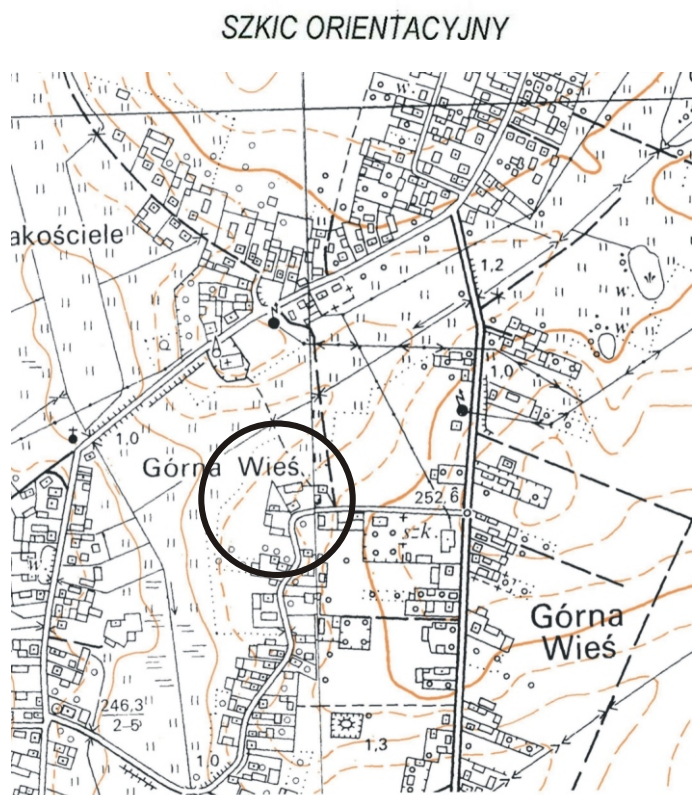

Mapa do celów projektowych
skala 1:500

miejsowość: Bebelno Wieś
jedn. ewidencyjnej: 261306_5 Włoszczowa – obszar wiejski
obręb ewidencyjny: 261306_5.0002 Bebelno Wieś
działki Nr: 506, 509, 510, 511, 512, 513, 515/1, 515/2, 516, 517, 519
Oznaczenie zgłoszenia pracy geodezyjnej: GKN.II.6640.313.2016
Ośnowa pozioma: układ 2000/07
Ośnowa pionowa: poziom odniesienia Kronsztad 86.

Włoszczowa, dn. 06-04-2016 r.

- Uwagi:
- Nie wyklucza się istnienia w terenie innych nie wykazanych na niniejszej mapie urządzeń podziemnych, które nie były zgłoszone do inwentaryzacji lub o których brak jest informacji w ZUDP.
 - Z uwagi na charakter inwestycji nie dokonywano badania ksiąg wieczystych pod względem ustanowionych służebności gruntowych.

GEODETA UPRAWNIONY
mgr inż. Kowalczyk
NR UPR. 22401

Poświadczam, że niniejszy dokument został opracowany w wyniku prac geodezyjnych i kartograficznych, których rezultaty zawiera opracowanie techniczne wpisane do ewidencji materiałów państwowego zasobu geodezyjnego i kartograficznego	
Organ prowadzący państwowy zasób geodezyjny i kartograficzny	STAROSTA WŁOSZCZOWSKI
Identyfikator ewidencyjny materiału zasobu operatu technicznego	P.2613.2016.307
Data wykonania operatu technicznego do ewidencji materiałów zasobu	08.04.2016
Imię, nazwisko i podpis osoby reprezentującej organ	mgr Danuta Kuwiera

UWAGA:
Obszar oddziaływania inwestycji - budowa rurociągu krytego i rowu otwartego dla potrzeb zrzutu nadmiaru wody ze stawu ziemnego w msc. Bebelno Wieś obejmuje działki 518 i 517

LEGENDA:
D1 - projektowana studnia rewizyjna osadnikowa z kręgów betonowych Ø 1000 mm
D2, D3 - projektowana studnia rewizyjna z kręgów betonowych Ø 1000 mm
Ø315 PCV - projektowany studnia rurociąg zakryty z rur Ø315 mm PCV do odprowadzania nadmiaru wody z istn. stawu ziemnego

PROINSTAL Paulina Kusa-Skrobisz, ul. Sienkiewicza 140, 29-100 Włoszczowa		
Geoconsult Sp. z o.o., ul. Jurajska 6/40, 25-640 Kielce		
Inwestor:	Gmina Włoszczowa ul. Partyzantów 14, 29-100 Włoszczowa	Skala: 1:500
Temat:	Projekt techniczny dla potrzeb zrzutu nadmiaru wody ze stawu ziemnego położonego na dz. nr ewid. 518 poprzez rurociąg kryty oraz row otwarty do rowu melioracyjnego R-L10 Bebelno, dz. nr ewid. 517, 518 obręb Bebelno Wieś, gm. Włoszczowa	Data: 06.2016r.
Tytuł rys.:	PROJEKT ZAGOSPODAROWANIA TERENU	
Projektował:	mgr inż. Paulina Kusa-Skrobisz	upr. bud. nr SWK0177/PWOS/12
Projektował:	mgr inż. Dariusz Wiecek	upr. geol. MS nr V-1598
Sprawił:	mgr inż. Łukasz Kowalczyk	upr. bud. nr SLK1108/PWOS/05