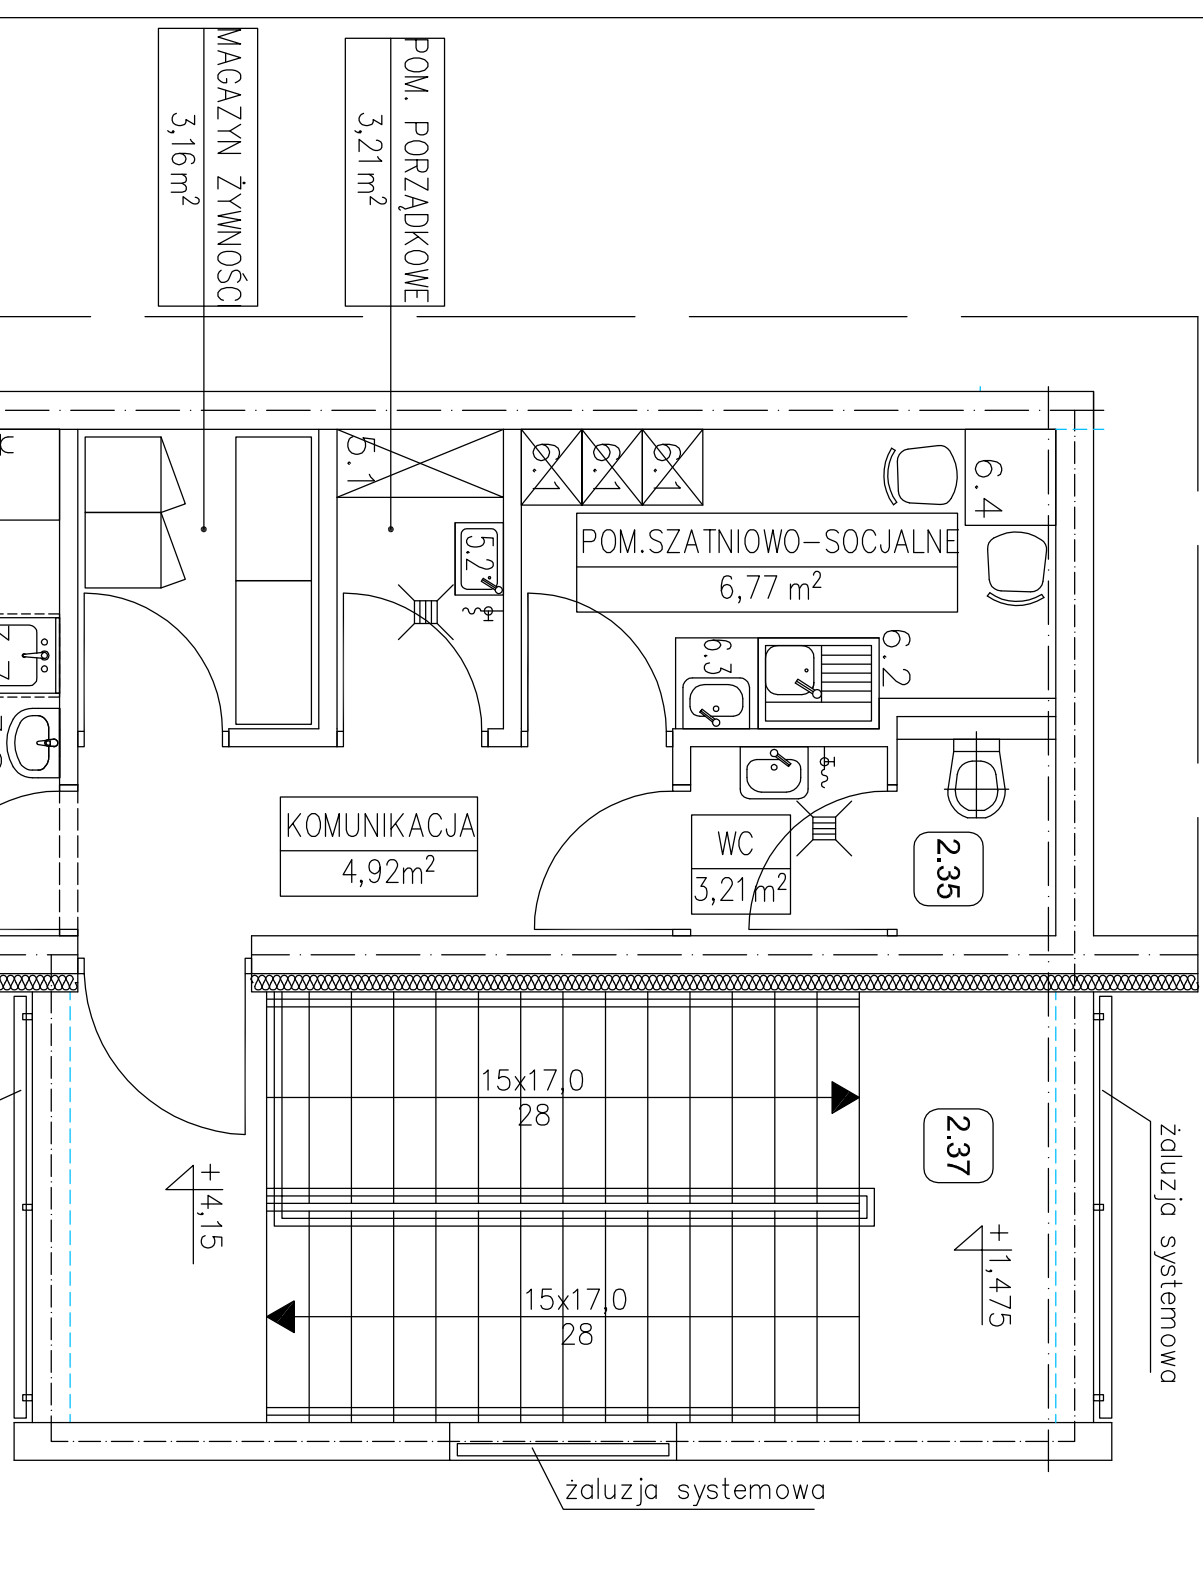


PROJEKT TECHNOLOGICZNY - MINIBARU
ZAPLECZEM W KRYTYM BASENIE
ŁOSZCZOWA, UL. WIŚNIOWA

WESTOR:
MINA WŁOSZCZOWA
-100 WŁOSZCZOWA, UL. PARTYZANTÓW Nr14

[illegible]

RZUT PIĘTRA SKALA 1:50

- LEGENDA:
- gniezdo prądu 230V
 - miejsce doprowadzenia wody zimnej
 - miejsce odprowadzenia ścieków
 - zawór ze złączką do węża
 - kratka ściekowa

[illegible]